


C.3.1. KOORDINAČNÍ SITUAČNÍ VÝKRES Č. 1

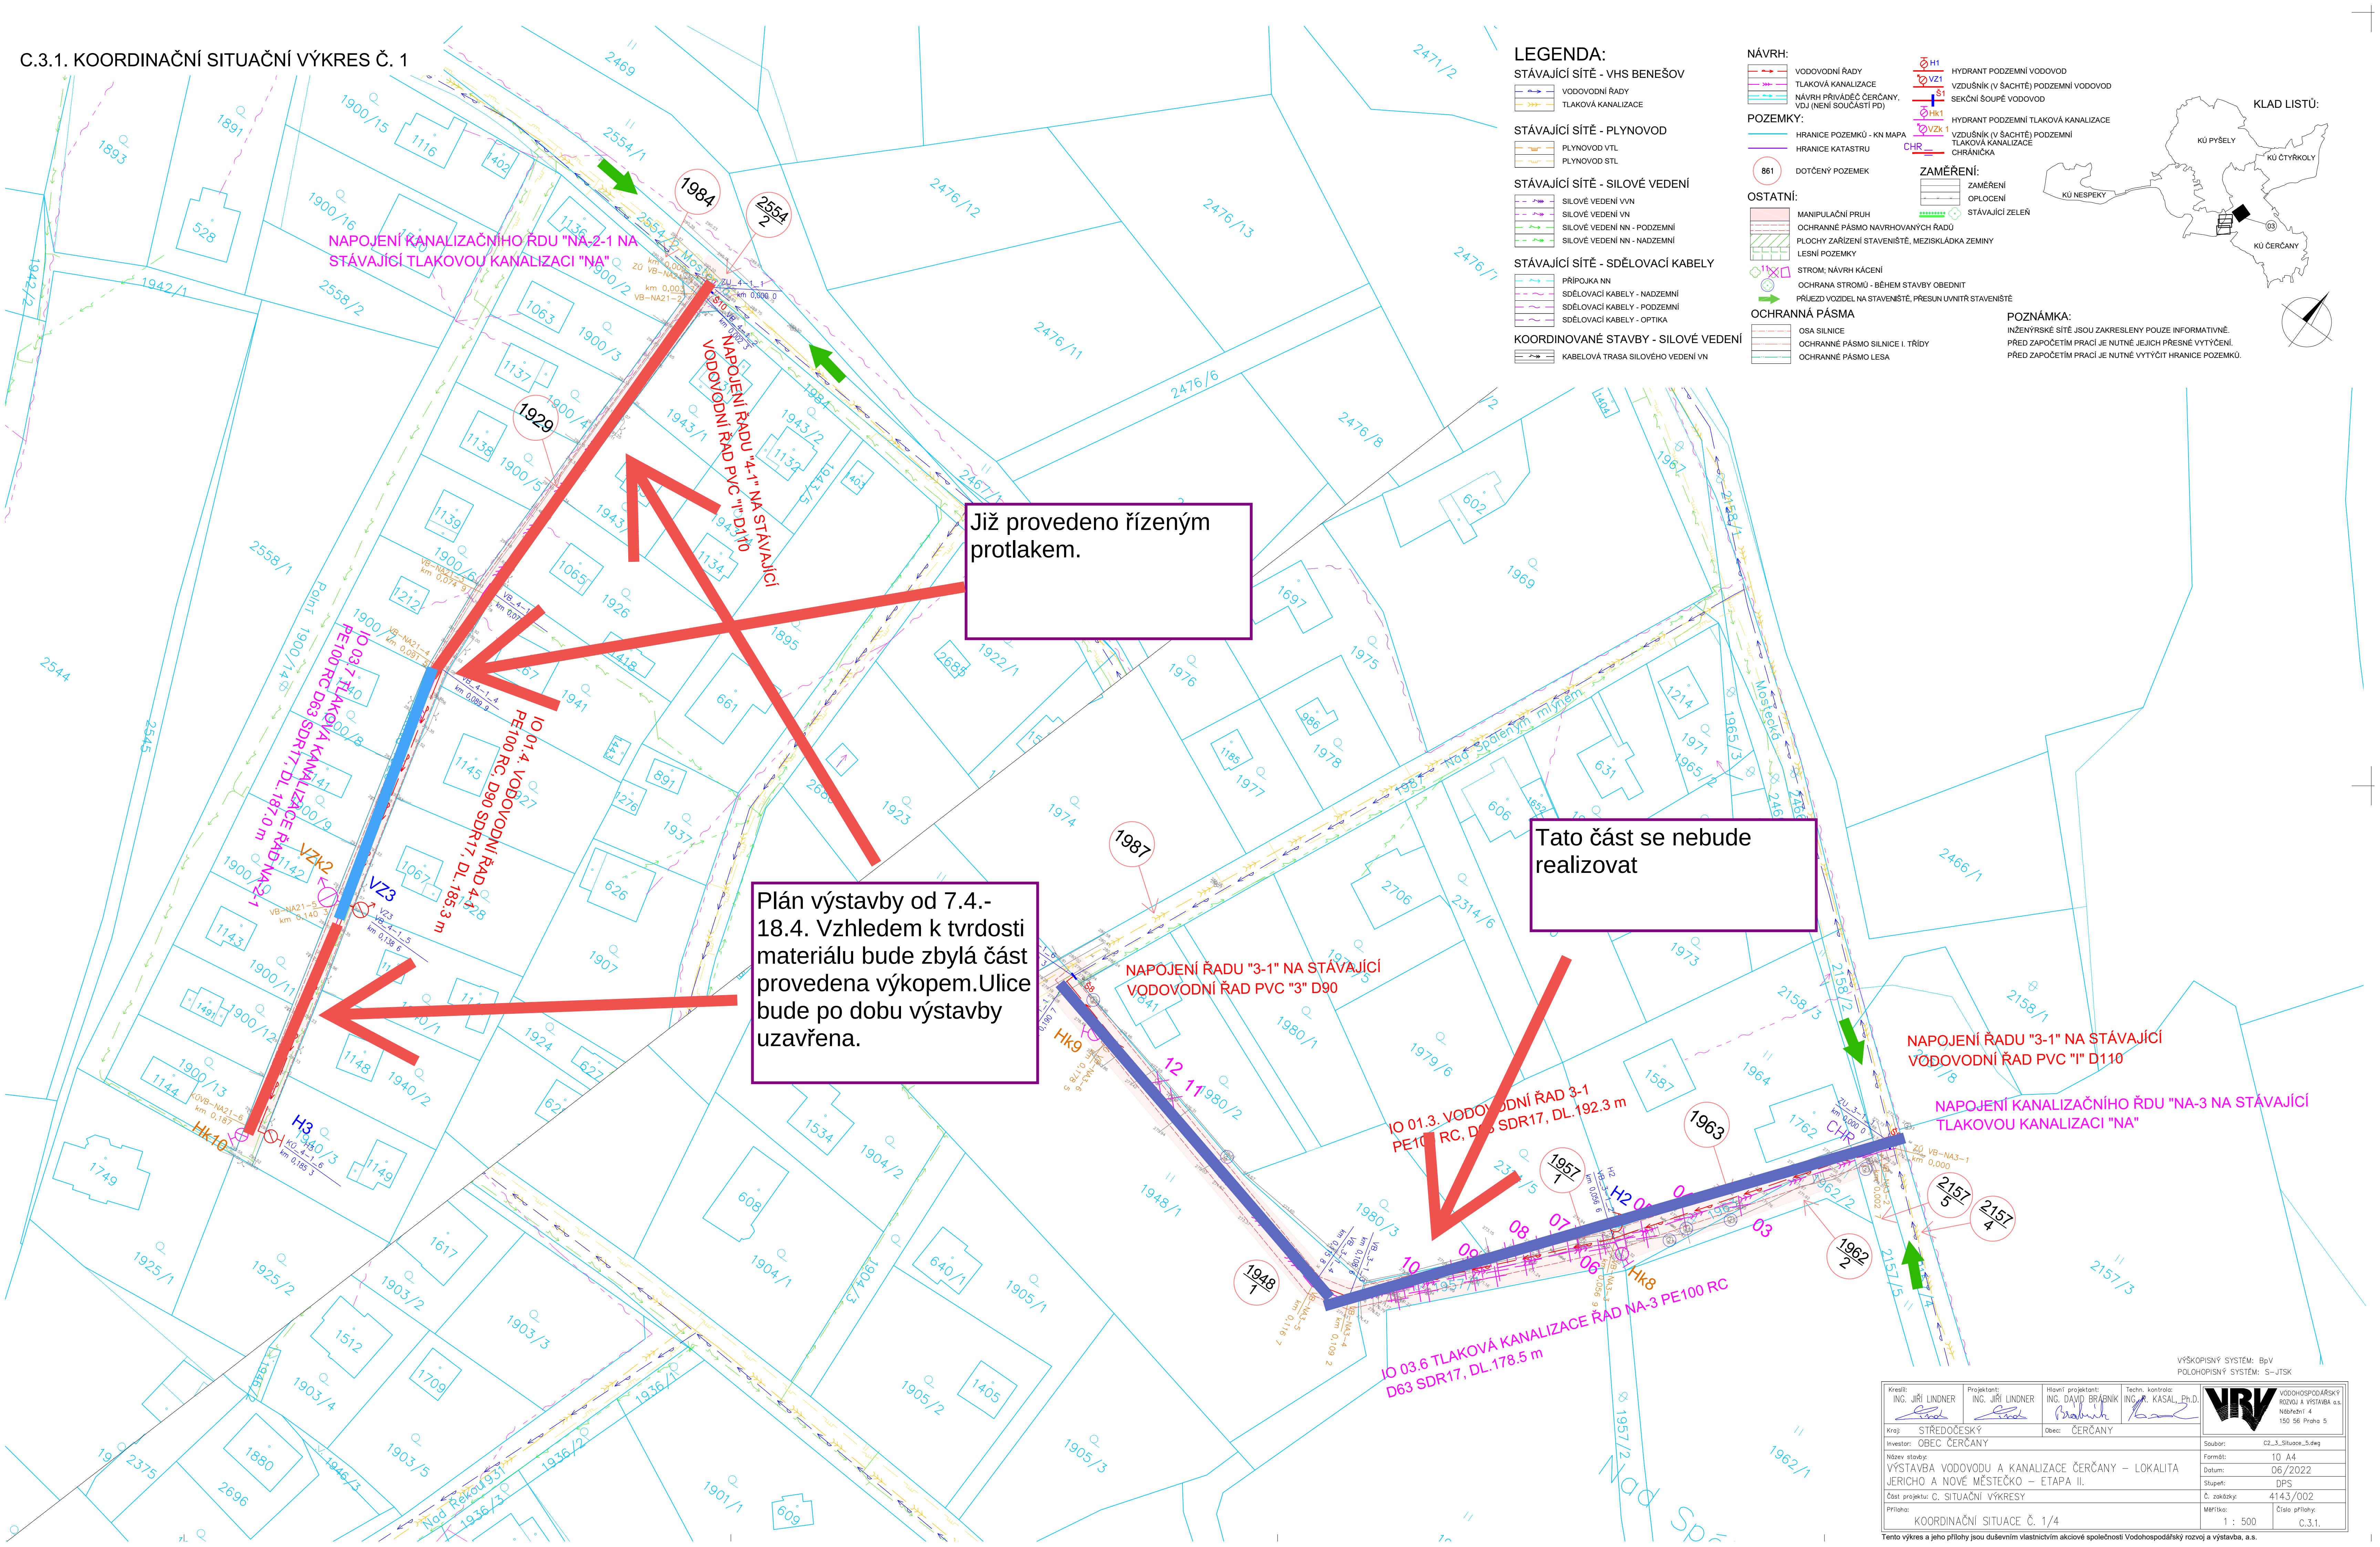

LEGENDA:
STÁVAJÍCÍ SÍTĚ - VHS BENEŠOV

- VODOVODNÍ ŘÁDY
- TLAKOVÁ KANALIZACE
- TLAKOVÁ KANALIZACE

STÁVAJÍCÍ SÍTĚ - PLYNOVOD

- PLYNOVOD VTL
- PLYNOVOD STL

STÁVAJÍCÍ SÍTĚ - SILOVÉ VEDENÍ

- SILOVÉ VEDENÍ VN
- SILOVÉ VEDENÍ VN
- SILOVÉ VEDENÍ NN - PODZEMNÍ
- SILOVÉ VEDENÍ NN - NADZEMNÍ

STÁVAJÍCÍ SÍTĚ - SDĚLOVACÍ KABELY

- PŘÍPOJKA NN
- SDĚLOVACÍ KABELY - NADZEMNÍ
- SDĚLOVACÍ KABELY - PODZEMNÍ
- SDĚLOVACÍ KABELY - OPTIKA

KOORDINOVANÉ STAVBY - SILOVÉ VEDENÍ

- KABELOVÁ TRASA SILOVÉHO VEDENÍ VN

NÁVRH:

- VODOVODNÍ ŘÁDY
- TLAKOVÁ KANALIZACE
- TLAKOVÁ KANALIZACE

POZEMKY:

- HRANICE POZEMKŮ - KN MAPA
- HRANICE KATASTRU
- DOTČENÝ POZEMEK

OSTATNÍ:

- MANIPULAČNÍ PRUH
- OCHRANNÉ PÁSMO NAVRHOVANÝCH ŘADŮ
- PLOCHY ZAŘÍZENÍ STAVENÍŠTĚ, MEZISKLÁDKA ZEMINY
- LESNÍ POZEMKY
- STROM, NÁVRH KÁCENÍ
- OCHRANA STROMŮ - BĚHEM STAVBY OBEDNIT
- PŘÍJEZD VOZIDEL NA STAVENÍŠTĚ, PŘESUN UVNITŘ STAVENÍŠTĚ


OCHRANNÁ PÁSMO

- OSA SILNICE
- OCHRANNÉ PÁSMO SILNICE I. TŘÍDY
- OCHRANNÉ PÁSMO LESA

- HYDRANT PODZEMNÍ VODOVOD
- VZDUŠNÍK (V SACHTĚ) PODZEMNÍ VODOVOD
- SEKČNÍ ŠOUPĚ VODOVOD
- HYDRANT PODZEMNÍ TLAKOVÁ KANALIZACE
- VZDUŠNÍK (V SACHTĚ) PODZEMNÍ TLAKOVÁ KANALIZACE
- CHRNÍČKA

ZAMĚŘENÍ:

- ZAMĚŘENÍ
- OPLOČENÍ
- STÁVAJÍCÍ ZELEN

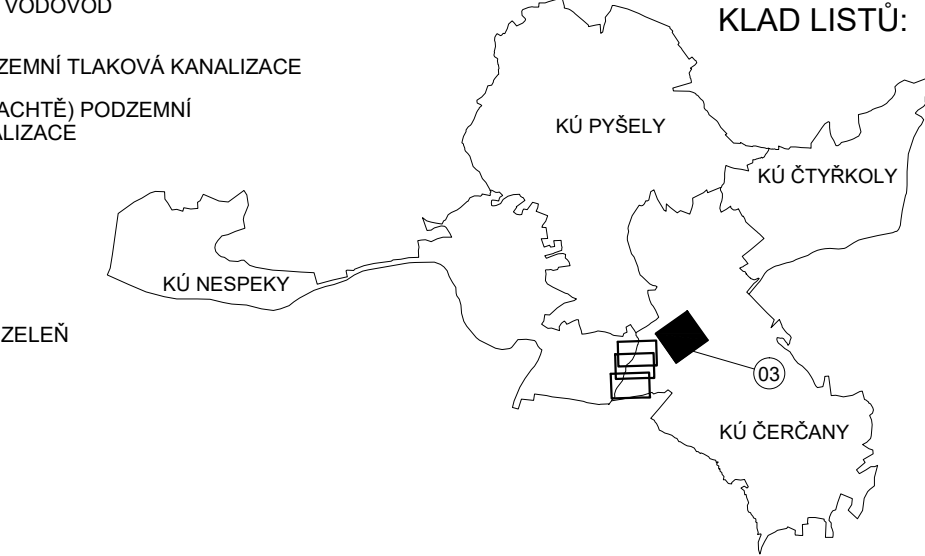

KLAD LISTŮ:

POZNÁMKA:
INŽENÝRSKÉ SÍTĚ JSOU ZAKRESLENY POUZE INFORMATIVNĚ.
PŘED ZAPOČETÍM PRACÍ JE NUTNÉ JEJICH PŘESNÉ VYTÝČENÍ.
PŘED ZAPOČETÍM PRACÍ JE NUTNÉ VYTÝČIT HRANICE POZEMKŮ.

Již provedeno řízeným
protlakem.

Plán výstavby od 7.4.-
18.4. Vzhledem k tvrdosti
materiálu bude zbylá část
provedena výkopem. Ulice
bude po dobu výstavby
uzavřena.

Tato část se nebude
realizovat

NAPOJENÍ ŘADU "3-1" NA STÁVAJÍCÍ
VODOVODNÍ ŘAD PVC "3" D90

IO 01.3. VODOVODNÍ ŘAD 3-1
PE100 RC, D90 SDR17, DL.192.3 m

IO 03.6 TLAKOVÁ KANALIZACE ŘAD NA-3 PE100 RC
D63 SDR17, DL.178.5 m

NAPOJENÍ ŘADU "3-1" NA STÁVAJÍCÍ
VODOVODNÍ ŘAD PVC "1" D110

NAPOJENÍ KANALIZAČNÍHO ŘDU "NA-3 NA STÁVAJÍCÍ
TLAKOVOU KANALIZACI "NA"

Kreslil:  ING. JIŘÍ LINDNER	Projektant:  ING. JIŘÍ LINDNER	Hlavní projektant:  ING. DAVID BRÁBNÍK	Techn. kontrola:  ING. A. KASAL, Ph.D.	 VODOHOSPODÁŘSKÝ ROZVOJ A VÝSTAVBA a.s. Nabřeží 4 150 56 Praha 5
Kraj: STŘEDOČESKÝ	Obec: ČERČANY			
Investor: OBEC ČERČANY			Soubor: C2_3_Situace_5.dwg	
Název stavby: VÝSTAVBA VODOVODU A KANALIZACE ČERČANY – LOKALITA JERICO A NOVÉ MĚSTEČKO – ETAPA II.			Formát: 10 A4	
Část projektu: C. SITUAČNÍ VÝKRESY			Datum: 06/2022	
Příloha: KOORDINAČNÍ SITUACE Č. 1/4			Stupeň: DPS	Č. zakázky: 4143/002
			Měřítko: 1 : 500	Číslo přílohy: C.3.1.

Tento výkres a jeho přílohy jsou duševním vlastnictvím akciové společnosti Vodo hospodářský rozvoj a výstavba, a.s.